


Do koncepcji Nr 9/24 Burmistrz Ciemnej Piotroszki
z dnia 27 maja 2024r.

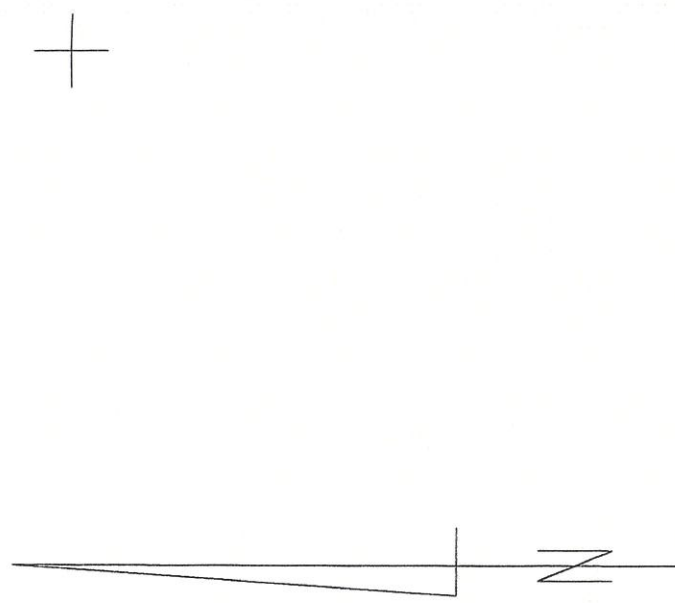

Poświadczam, że niniejszy dokument został opracowany w wyniku prac geodezyjnych i kartograficznych, których rezultaty zawiera operat techniczny pozytywnie zweryfikowany. Jednocześnie informuję, że jestem świadomy odpowiedzialności karnej za złożenie fałszywego oświadczenia.	
Identyfikator zgłoszenia prac geodezyjnych GKNIV.6642.1.2058.2022	Starosta Powiatu Białostockiego
Organ służby geodezyjnej, który otrzymał zgłoszenie	Marcin Zimnoch 15-836 Białystok, ul. Ukońska 4 lok. 1 tel. 666 367 171 NIP 542-295-22-05 REGON 200747997
Wykonawca prac geodezyjnych	GEODETA UPRAWNIENY mgr inż. Marcin Zimnoch upr. 22380
Nr oraz data sporządzenia dokumentu zawierającego wyniki powyższych czynności	GKNIV.6642.1.2058.2022_1 z dn. 30.04.2022 r.
Imię i nazwisko oraz nr uprawnień zawodowych kierownika prac	GEODETA UPRAWNIENY mgr inż. Marcin Zimnoch upr. 22380


Brak osnowy I-III klasy w zakresie opracowania.

MAPA DO CELÓW PROJEKTOWYCH		SZKIC ORIENTACYJNY
Identyfikator: 200202_5 Czarna Białostocka	MARCIN ZIMNOCH 15-836 Białystok, ul. Ukońska 4 lok. 1 tel. 666 367 171 NIP 542-295-22-05 GEODETA UPRAWNIENY mgr inż. Marcin Zimnoch upr. 22380	
Działka nr 169/5 8.197.14.22.2.1.2 PL 1695 2000 (24) Kronstadt 60 Skala 1:500 Oznaczenie obszaru aktualizacji Nr rob. 44/2022 Arkusz 1/1	Data wykonania mapy: 11.04.2022 r.	

Zaktualizowano mapę na podstawie licencji
GKNIV.6642.2.6772.2023_2002_CL2

mgr inż. Artur Perkowski
upr. bud. do proj. bez ogóln.
w spec. sieci, inst. i urządzeń
Nr PDI/0103/P00E/06

istn. 4xAL 50mm²

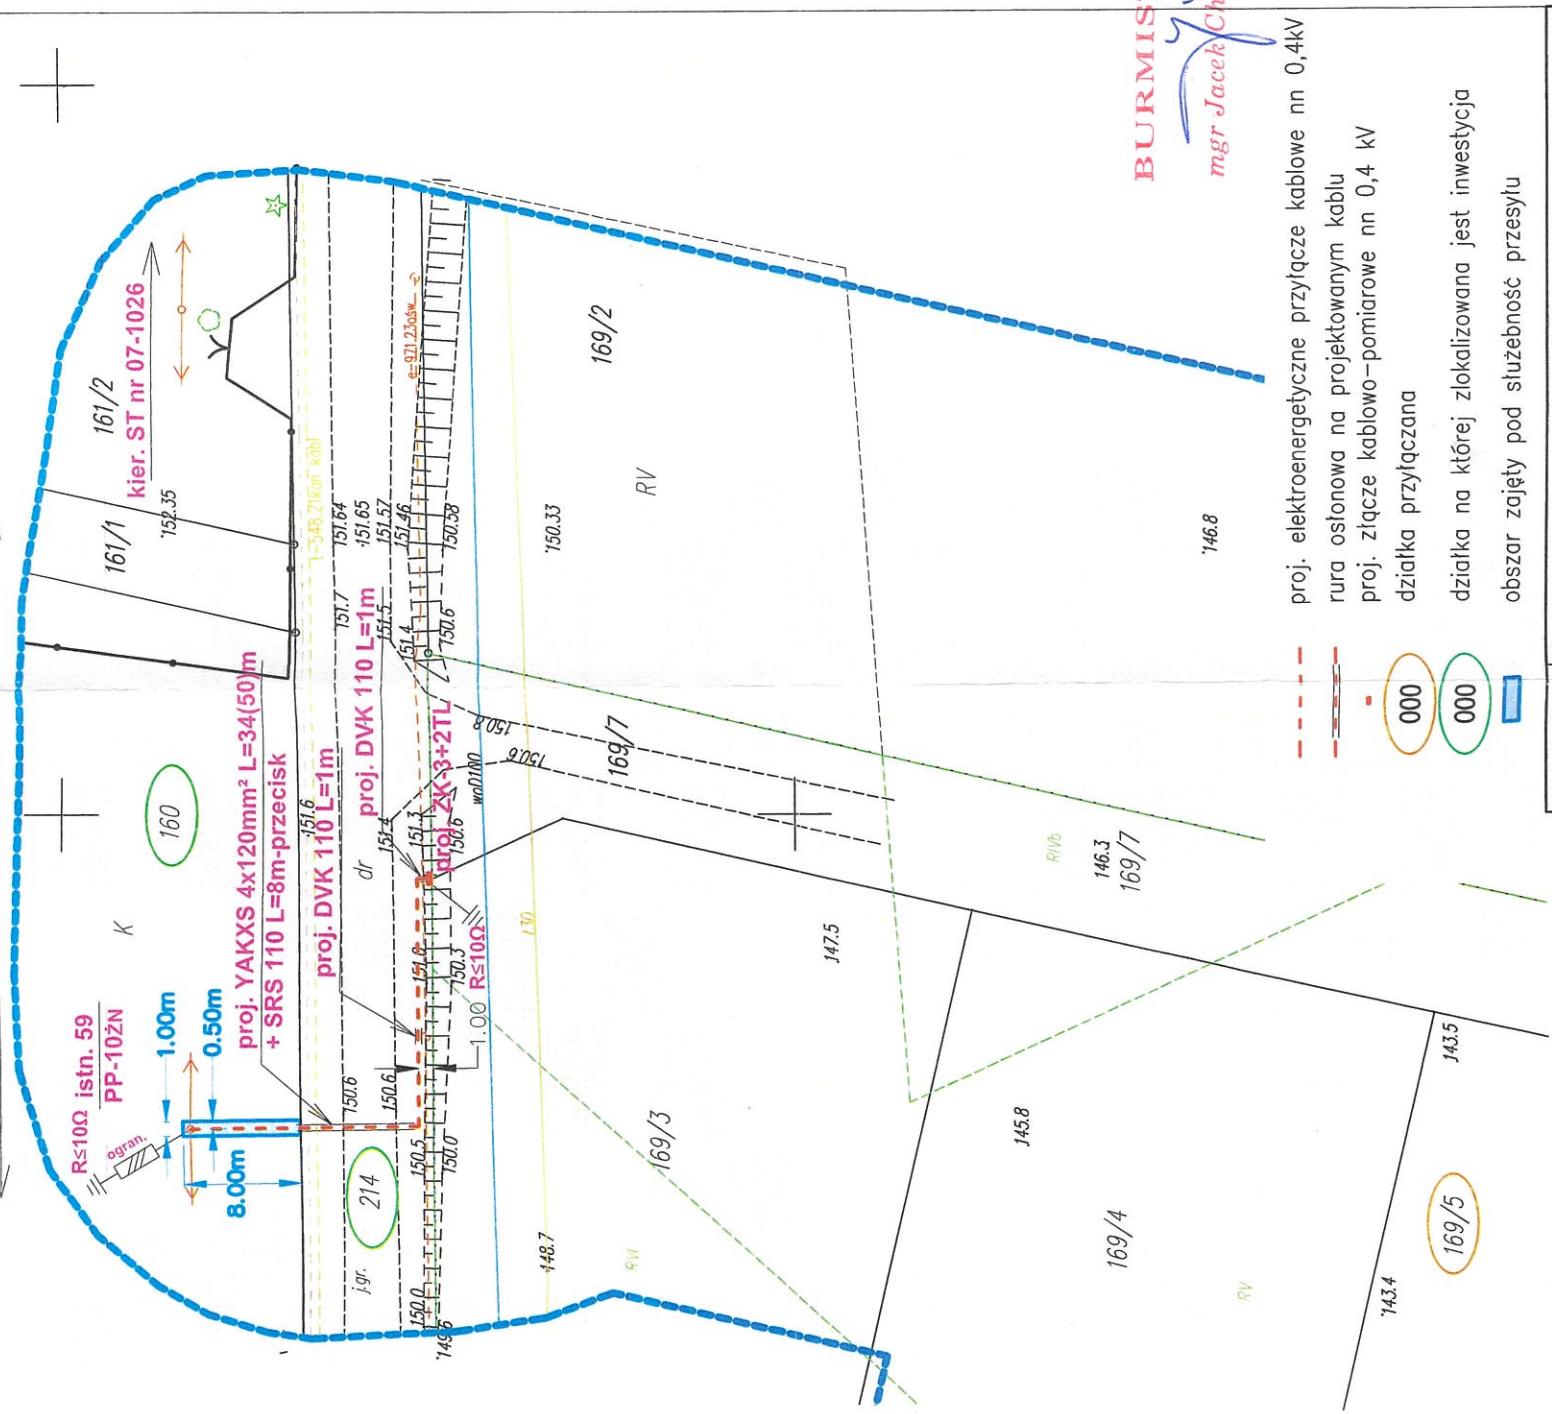

Przyłącze kablowe nn 0,4kV
w miejscowości Czarna Wiesz Koscielna
Sprawozdano w RE B-stok Teren pod względem zgodności
z warunkami przyłączenia 22-B6/WP/01465 wnosząc uwagi:
trasy linii nn skoordynować z istniejącym i projektowanym
zagospodarowaniem terenu zachowując wymagane przepisami
odległości od istniejących i projektowanych budowli, dróg
oraz innych urządzeń w terenie
Białystok,

Gierejko
Bartłomiej
11523650
Elektronicznie
podpisany przez
Gierejko Bartłomieja
11523650
Data: 2023.11.27
12:17:14 +01'00'

BURMISTRZ
mgr Jacek Chrułski

- proj. elektroenergetyczne przyłącze kablowe nn 0,4kV
- rura osłonowa na projektowanym kablu
- proj. złącze kablowo-pomiarowe nn 0,4 kV
- działka przyłączona
- działka na której zlokalizowana jest inwestycja
- obszar zajęty pod służebność przesyłu

Nazwa obiektu budowlanego	Elektroenergetyczne przyłącze kablowe nn 0,4 kV do zasilania budynku mieszkalnego na dz. nr ewid. 169/5		
Adres	Czarna Wiesz Koscielna, gm. Czarna Białostocka, powiat białostocki		
Tytuł	Projekt zagospodarowania terenu	Skala 1:500	Rys. nr 1
Inwestor	PGE Dystrybucja S.A., ul. Garbarska 21A, 20-340 Lublin		
Jednostka projektowa	SAWTECH Tomasz Sawicki, ul. Śniadeckiego 4/33, 18-400 Łomża		
Projektant	mgr inż. Artur Perkowski	PDI/0103/P00E/06	14.11.2023r.

Powierzchnia gruntu do ustanowienia służebności przesyłu
pod urządzenia elektroenergetyczne: 8,0m²